



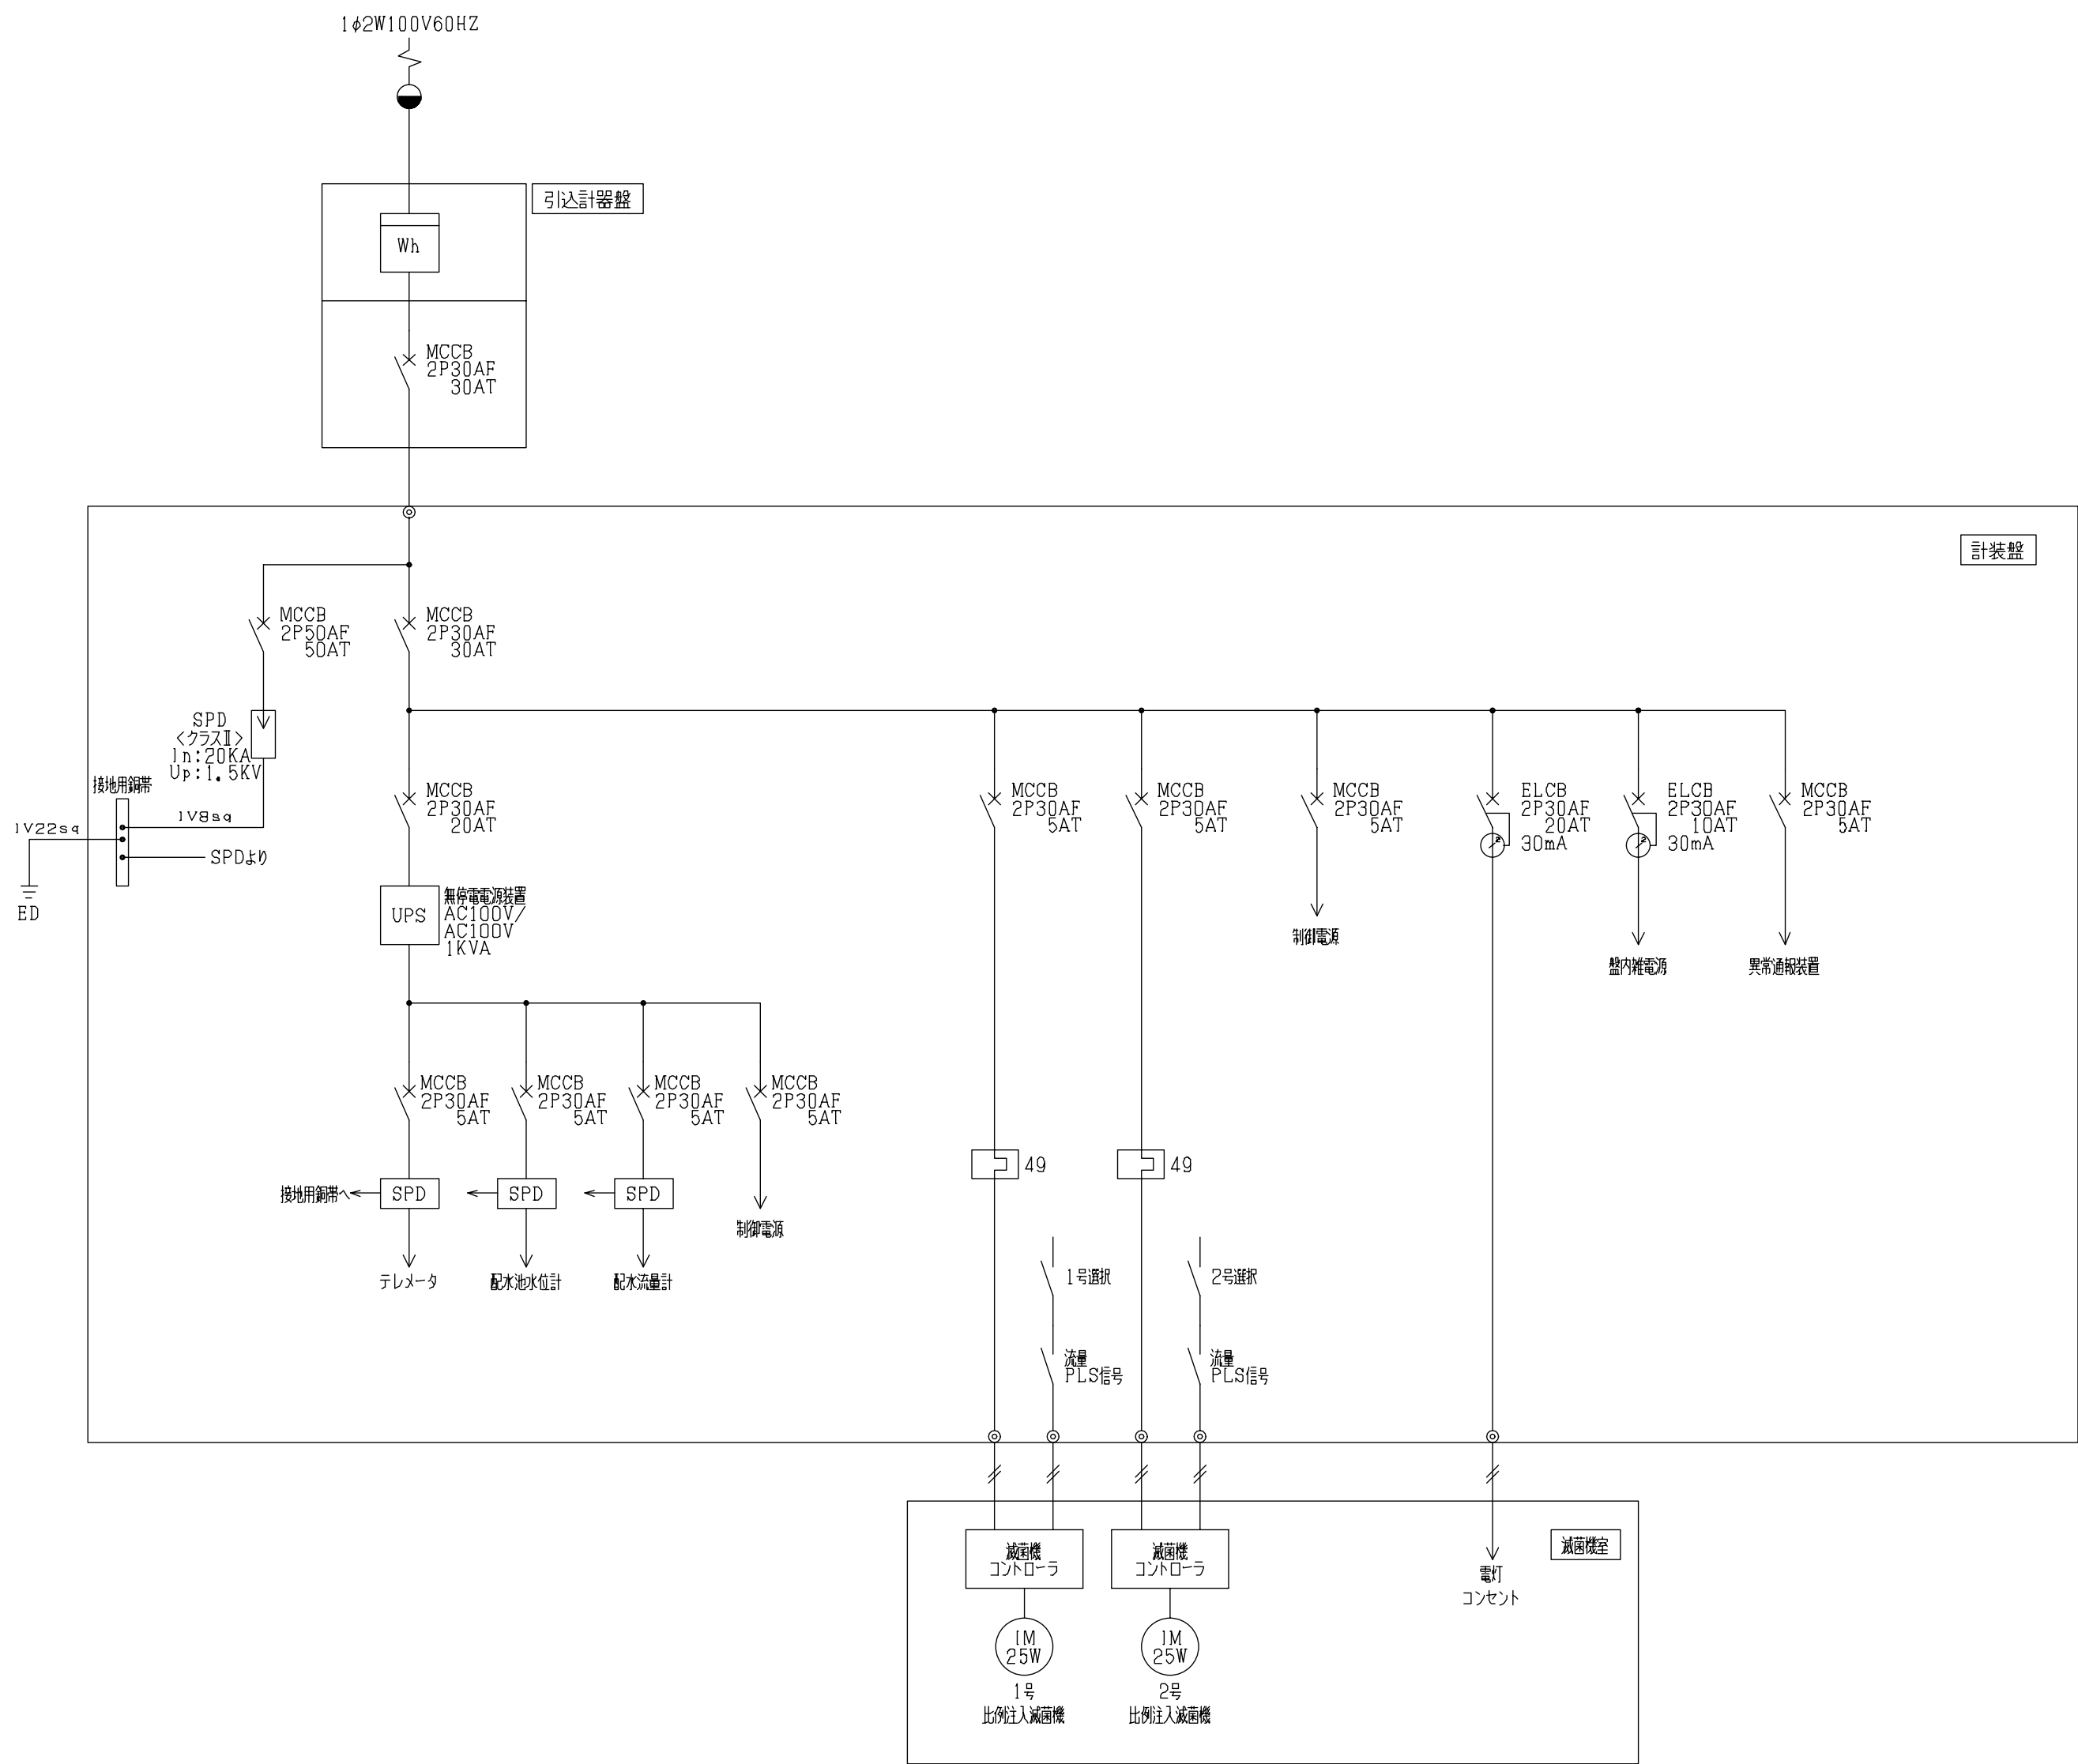

名 称	平成20年度 四万十町昭和簡易水道拡張工事 (4工区)			番 号	
	単線結線図(昭和・大井川・大保木地区)			4 号	
				7 葉 中	
縮 尺		—		製 作 年 月	
審 査		設 計		製 図	
事 業 主 体		四 万 十 町			

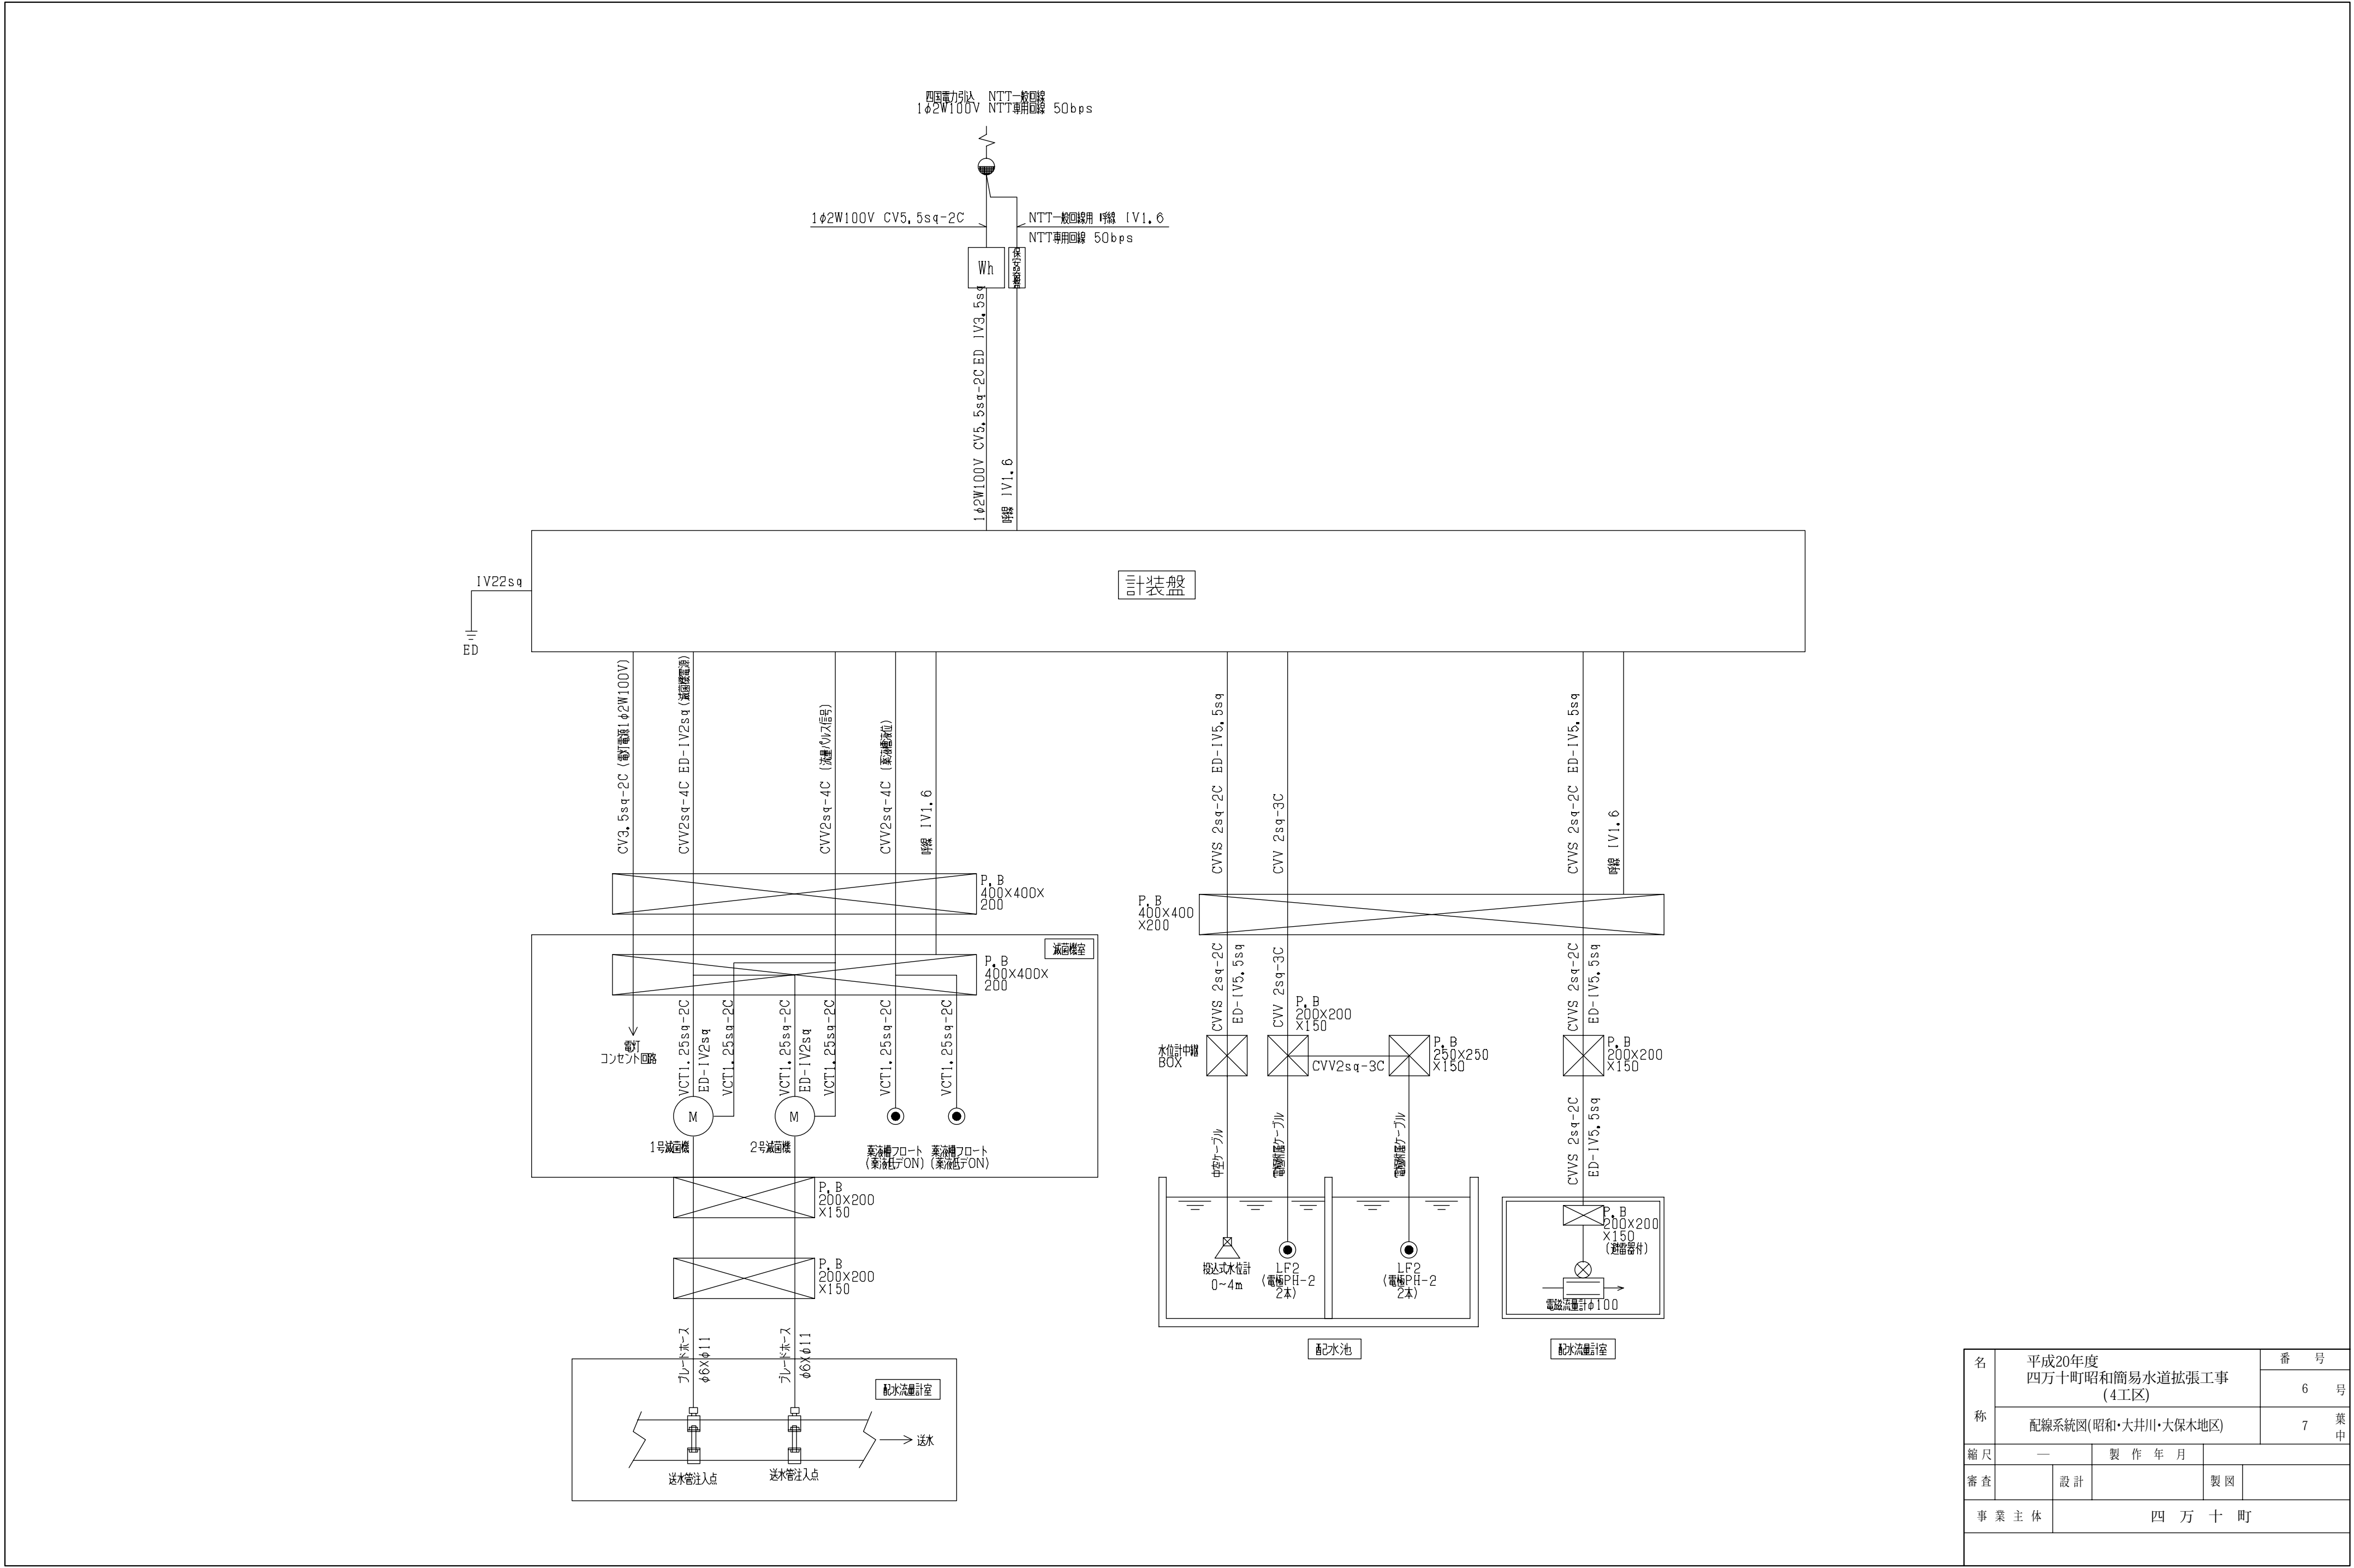

名 称	平成20年度 四万十町昭和簡易水道拡張工事 (4工区)			番 号	
				6	号
	配線系統図(昭和・大井川・大保木地区)			7	葉中
縮尺	一		製 作 年 月		
審 査		設 計		製 図	
事 業 主 体		四 万 十 町			